


PŮDORYS 1.NP MĚŘÍTKO | 1:75

POZNÁMKA :
PROJEKTOVÁ DOKUMENTACE ZPRACOVANÁ V ROZSAHU PRO
PRO STAVEBNÍ ŘÍZENÍ
PŘED ZAHÁJENÍM STAVBY JE NUTNÉ ZAJISTIT PŘEVÁDĚČE
DOKUMENTACI, KTERÁ BUDE PŘEVEDENA ZHOTOVITELNÍM STAVBY
V SOULADU S VYHLÁŠKOU č. 499/2006 Sb.
V případě, že je v projektové dokumentaci citován jakýkoliv
výrobek je možno jej nahradit jiným prvkem kvalitativně
shodným s navrženým materiálem !!

POZNÁMKA :
ROZVOD NÍZKOTLAKÉHO PLYNOVODU
Z MĚDĚNÝCH TRUB SPOJOVANÝCH LISOVÁNÍM

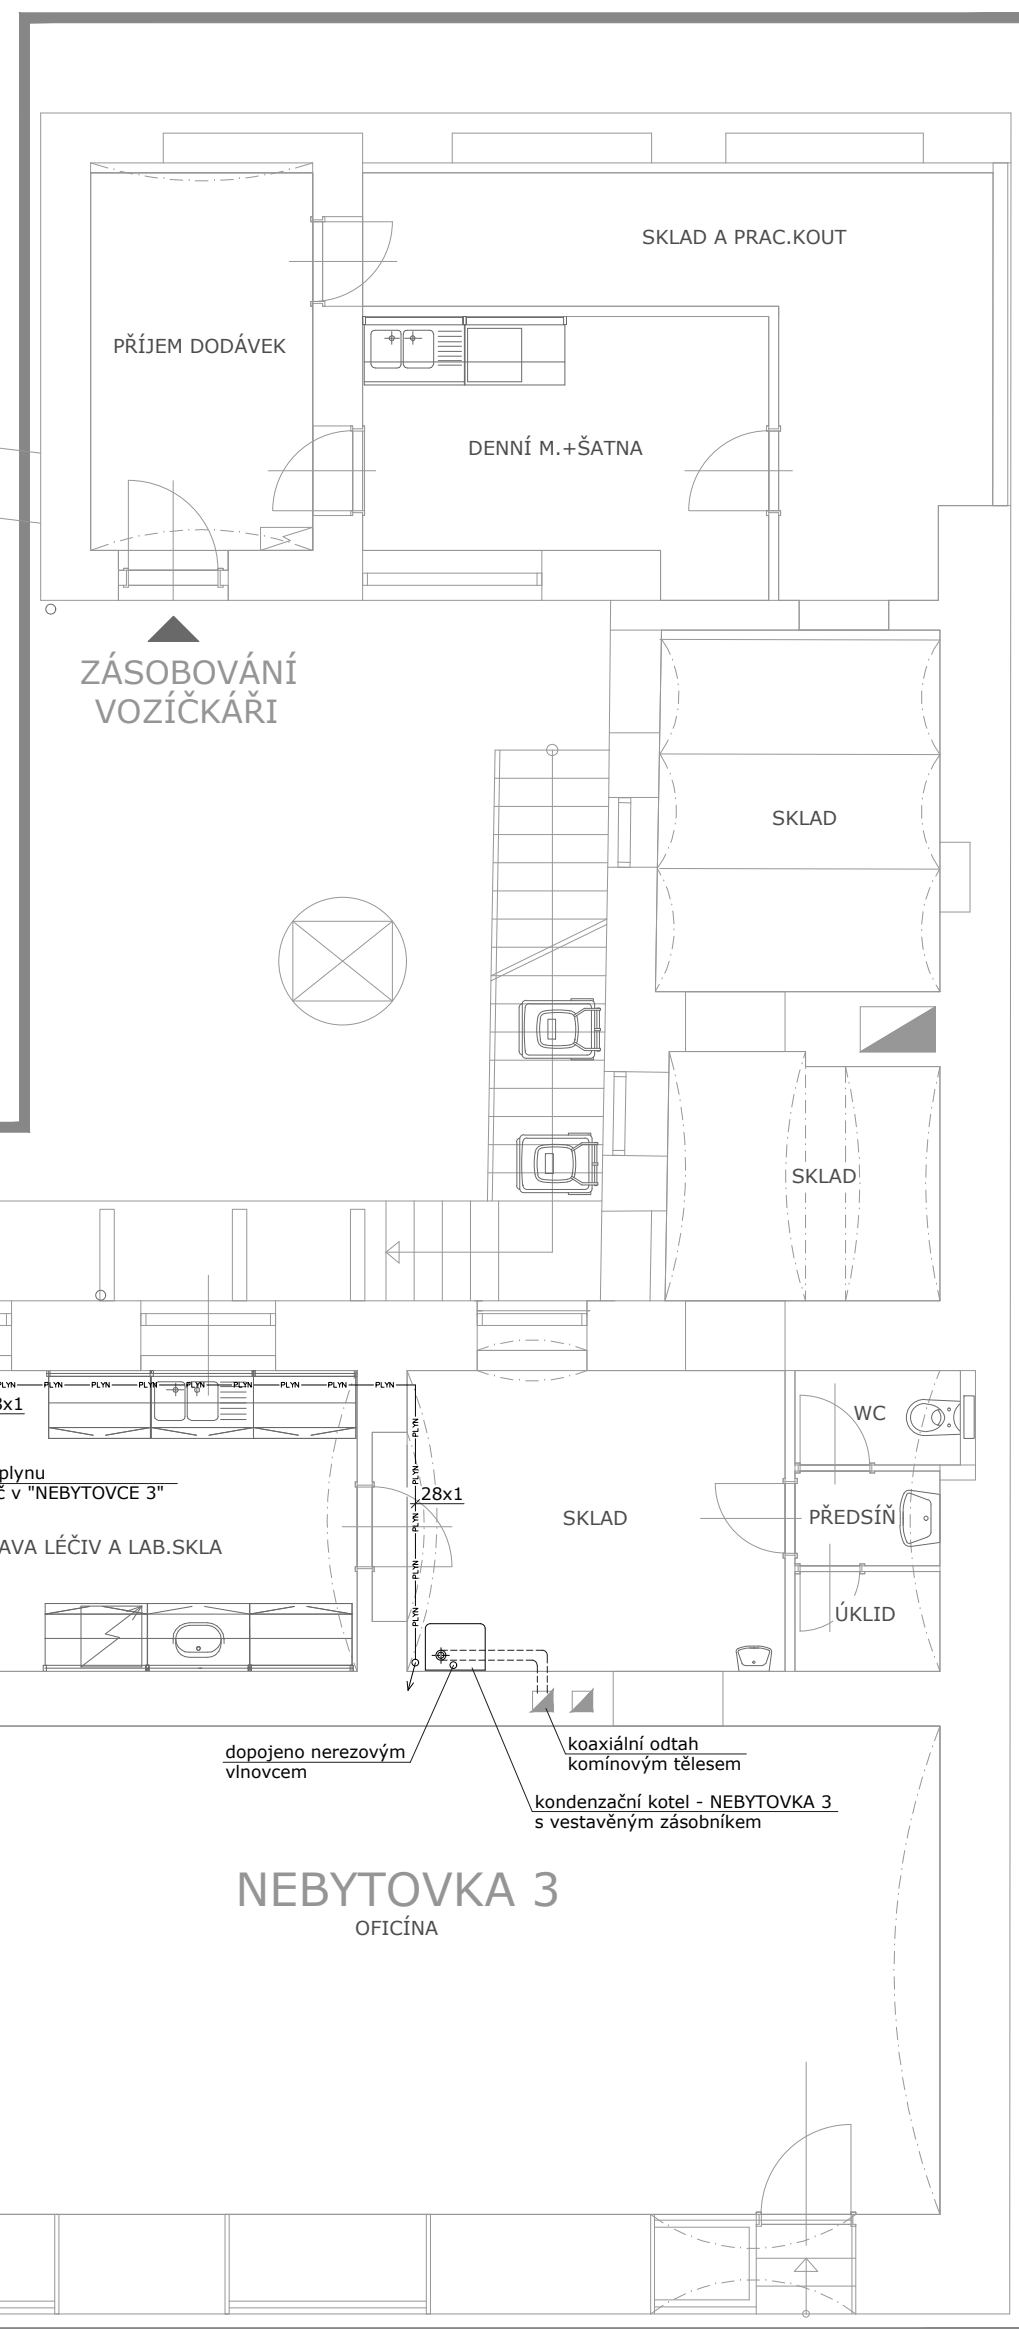

Název	Plocha [m ²]
NEBYT.PROSTORA	74,02
NEBYT.PROSTORA	9,16
NEBYT.PROSTORA	15,18
NEBYT.PROSTORA	20,18
DENŇI MÍSTNOST	7,9
CHODBA	1,38
ÚKLID	1,64
PŘEDSÍŇKA	2,38
WC	1,3

Celková plocha [m²]: 133,13

NEBYT PROSTOR 2	
Název	Plocha [m ²]
NEBYT.PROSTORA	61,31
SOC.ZAŘ.	3,15
ÚKLID	3,05
Celková plocha [m ²]: 67,51	

BYT 1	
Název	Plocha [m ²]
OBÝVACÍ POKOJ + KK	29,89
PŘÍDŠÍ	5,08

Celková plocha [m²]: 40,4

NEBYT PROSTOR 3	
Název	Plocha [m ²]
OFICINA	56,1
SKLAD	12,12
PŘÍPRAVA LÉČIV A LAB.SKLA	17,74
PŘEDS.	1,38
WC	1,58
ÚKLID	1,45
SKLAD	6,18
SKLAD	11,79
DENNÍ M.+ŠATNA	9,65

Celková plocha [m²]: 137,73

Název	Plocha [m ²]
MÁŽHAUS	50,75
CHODBA	2,72
CHODBA	13,06
ODPAD	6,68

Celková plocha [m²]: 73,21

NEBYTOVÝ PROSTOR 1
ZÁVĚSNÝ PLYNOVÝ KONDENZAČNÍ KOTEL
BAXI LUNA DUO-TEC e 1.24, VÝKON 3,4-24,0 kW
PLYN max. 2,61 m³/h - ELEKTRO 230V, 85W
KOAXIÁLNÍ ODKOURENÍ PRŮMĚR 125/80 mm


NEBYTOVÝ PROSTOR 3

ZÁVĚSNÝ PLYNOVÝ KONDENZAČNÍ KOTEL
BAXI NUOVA PLATINUM+ TYP 24GA, VÝKON 2,5-16,5 kW
PRO VYTÁPĚNÍ, PRO OHŘEV TV AŽ 24,7 kW
S VESTAVĚNÝM NEREZOVÝM ZÁSOBNÍKEM TEPLÉ VODY
O OBJEMU 40 LITRŮ
PLYN max. 2,61 m³/h - ELEKTRO 230V, 91W
KOAXIÁLNÍ ODKOUPĚNÍ PRŮMĚR 125/80 mm

NEBYTOVÝ PROSTOR 2
ZÁVĚSNÝ PLYNOVÝ KONDENZAČNÍ KOTEL
BAXI LUNA DUO-TEC E 1.12, VÝKON 2,0-12,0 kW
PLYN max. 1,31 m³/h - ELEKTRO 230V, 72W
KOAXIÁLNÍ ODKOURENÍ PRŮMĚR 125/80 mm

BYT 1
ZÁVĚSNÝ PLYNOVÝ KONDENZAČNÍ KOTEL
BAXI LUNA DUO-TEC E 24, VÝKON 3,4-20,0 kW
PRO VYTÁPĚNÍ, PRO OHŘEV TV AŽ 24,0 kW
S PRŮTOKOVÝM OHŘEVEM TEPLÉ VODY
PLYN max. 2,61 m³/h - ELEKTRO 230V, 85W
KOAXIÁLNÍ ODKOURENÍ PRŮMĚR 125/80 mm

POZNÁMKA :
Před započítím jakýchkoliv prací je nutno ověřit u kominické firmy, že do stávajícího kominového průduchu lze instalovat koaxiální potrubí pro přívod spalovacího vzduchu a odvod spalin maximálního průměru 125/80 mm

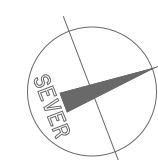


TENTO PROJEKT JE CHRÁNĚN AUTORSKÝM ZÁKONEM, MYŠLENKY V NĚM OBSAŽENÉ NELZE POUŽÍT BEZ SOUHLASU AUTORA

Vypracoval	LUDVÍK ŽIDEK, IČO 16602510	 Ing. arch. MICHAL GACINTOV SYŘEVOVA 1 772 00
Zodpovědný projektant	ING.ARCH. MICHAL GACINTOV, ČKA 02428	
Místo stavby	LITOVEL, č.p. 769, p.č. 123	souhlasím s vypracováním stavby do 17.12.2019 10:00:00, 18.12.2019 10:00
Investor	RADIM PAVELKA, NEDEVŽE, V POLICÍCH 131/6	
Název akce	STAVEBNÍ ÚPRAVY BYTOVÉHO DOMU LITOVEL č.p. 769 - "LANGUVŮV DŮM - I. ETAPA	
Část	d.1.4.a - PLYNOINSTALACE	
Název výkresu	PŮDORYS 1. NP	Datum 28.číslo Formát Stupeň D.S.P.
		Měřítko 1 : 75 Číslo výkresu d.1.4.c - (

STAVEBNÍ ÚPRAVY BYTOVÉHO DOMU – LITOVEL – ”LANGŮV DŮM” – I. ETAPA

PŮDORYS 1.NP MĚŘITKO | 1:75

POZNÁMKA :
PROJEKTOVÁ DOKUMENTACE ZPRACOVANÁ V ROZSAHU PRO
PRO STAVEBNÍ ŘÍZENÍ
PŘED ZAHÁJENÍM STAVBY JE NUTNÉ ZAJISTIT PROVÁDĚCÍ
DOKUMENTACI, KTERÁ BUDE PROVEDENA ZHOTOVITELEM STAVBY
V SOULADU S VYHLÁŠKOU č. 499/2006 Sb.
V případě, že je v projektové dokumentaci citován jakýkoliv
výrobek je možno jej nahradit jiným prvkem kvalitativně
shodným s navrženým materiálem !!

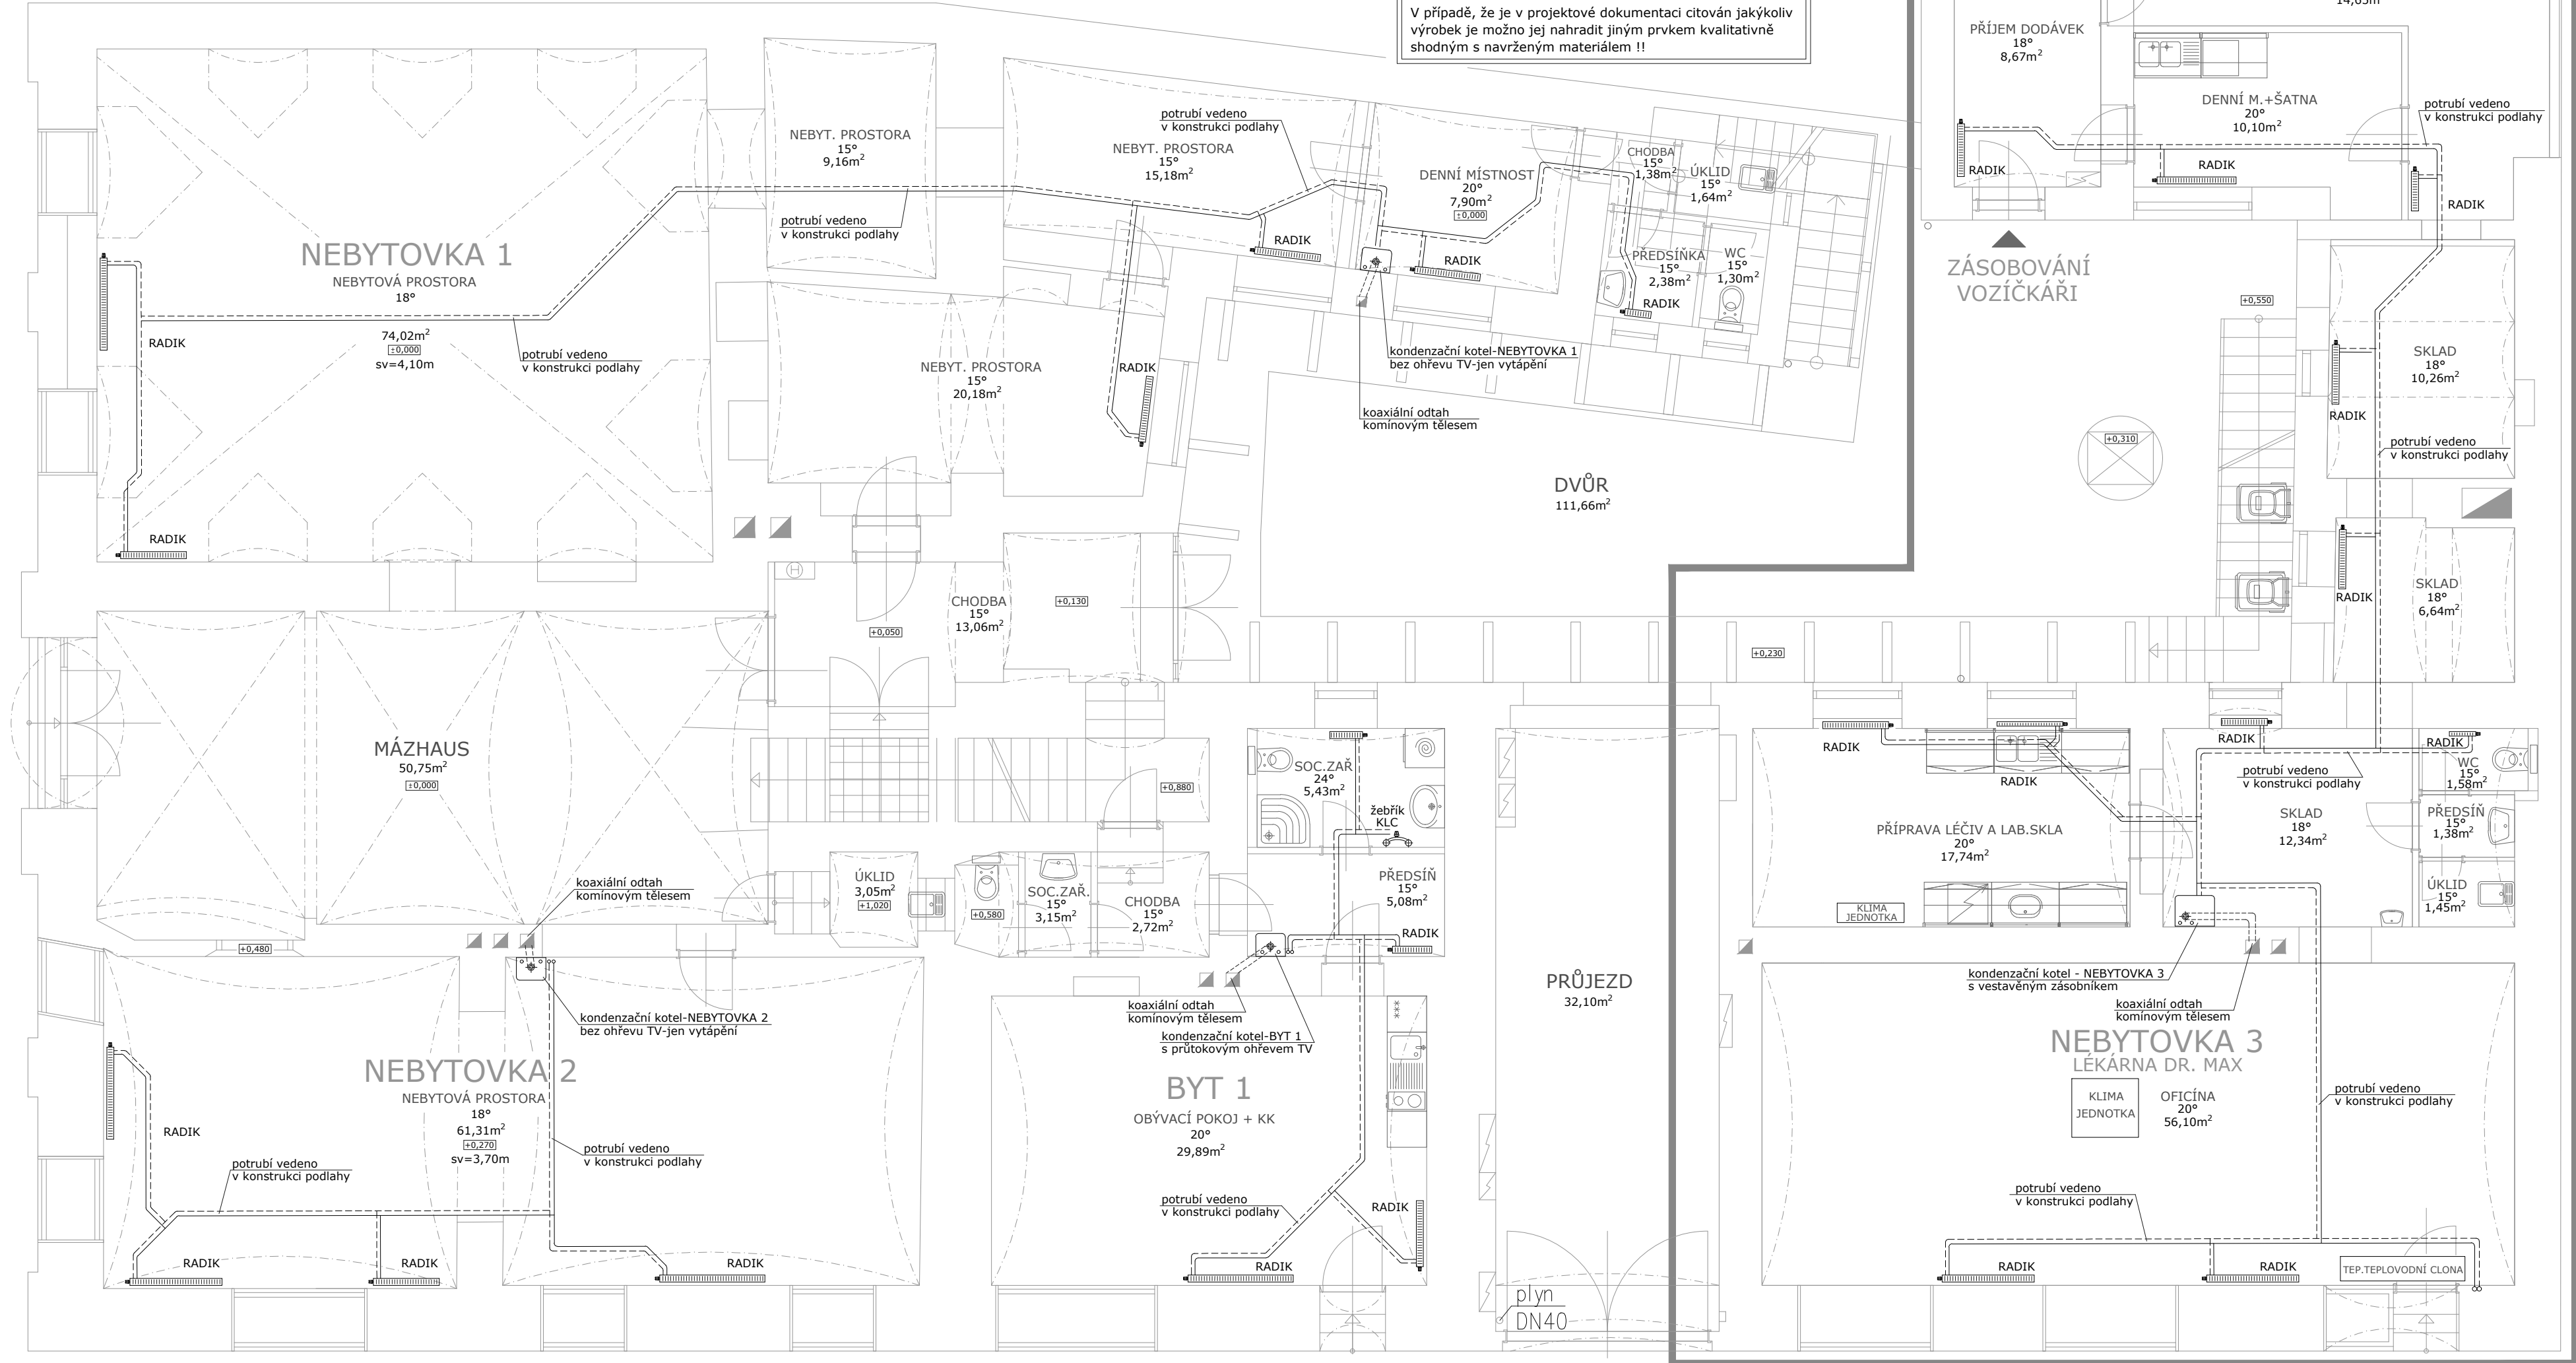

NEBYT. PROSTOR 1	
Název	Plocha [m²]
NEBYT.PROSTORA	74,02
NEBYT.PROSTORA	9,16
NEBYT.PROSTORA	15,18
NEBYT.PROSTORA	20,18
DENNÍ MÍSTNOST	7,9
CHODBA	1,38
ÚKLID	1,64
PŘEDSÍŇKA	2,38
WC	1,3
Celková plocha [m²]: 133,13	

NEBYT. PROSTOR 2	
Název	Plocha [m²]
NEBYT.PROSTORA	61,31
SOC.ZAŘ.	3,15
ÚKLID	3,05
Celková plocha [m²]: 67,51	
BYT 1	
Název	Plocha [m²]
OBÝVACÍ POKOJ + KK	29,89
PŘEDSÍŇ	5,08
SOC.ZAŘ.	5,43
Celková plocha [m²]: 40,4	

NEBYT. PROSTOR 3	
Název	Plocha [m²]
OFICÍNA	56,1
SKLAD	12,12
PŘÍPRAVA LÉČIV A LAB.SKLA	17,74
PŘEDS.	1,38
WC	1,58
ÚKLID	1,45
SKLAD	6,18
SKLAD	11,79
DENNÍ M.+ŠATNA	9,65
SKLAD A PRAC.KOUT	11,49
PŘÍJEM DODÁVEK	8,25
Celková plocha [m²]: 137,73	

OST.DOM.PROST.	
Název	Plocha [m²]
MÁZHAUS	50,75
CHODBA	2,72
CHODBA	13,06
ODPAD	6,68
Celková plocha [m²]: 73,21	

NEBYTOVÝ PROSTOR 1
ZÁVĚSNÝ PLYNOVÝ KONDENZAČNÍ KOTEL
BAXI LUNA DUO-TEC E 1.24, VÝKON 3,4-24,0 kW
PLYN max. 2,61 m³/h - ELEKTRO 230V, 85W
KOAXIÁLNÍ ODKOURENÍ PRŮMĚR 125/80 mm

NEBYTOVÝ PROSTOR 3
ZÁVĚSNÝ PLYNOVÝ KONDENZAČNÍ KOTEL
BAXI NUVOA PLATINUM+ TYP 24GA, VÝKON 2,5-16,5 kW
PRO VYTÁPĚNÍ, PRO OHŘEV TV AŽ 24,7 kW
S VESTAVĚNÝM NEREZOVÝM ZÁSOBNÍKEM TEPLÉ VODY
O OBJEMU 40 LITRŮ
PLYN max. 2,61 m³/h - ELEKTRO 230V, 91W
KOAXIÁLNÍ ODKOURENÍ PRŮMĚR 125/80 mm

POZNÁMKA :
Před započítím jakýchkoliv prací je nutno ověřit
u kominické firmy, že do stávajícího kominového průduchu
lze instalovat koaxiální potrubí pro přívod spalovacího
vzduchu a odvod spalin maximálního průměru 125/80 mm

NEBYTOVÝ PROSTOR 2
ZÁVĚSNÝ PLYNOVÝ KONDENZAČNÍ KOTEL
BAXI LUNA DUO-TEC E 1.12, VÝKON 2,0-12,0 kW
PLYN max. 1,31 m³/h - ELEKTRO 230V, 72W
KOAXIÁLNÍ ODKOURENÍ PRŮMĚR 125/80 mm

BYT 1
ZÁVĚSNÝ PLYNOVÝ KONDENZAČNÍ KOTEL
BAXI LUNA DUO-TEC E 24, VÝKON 3,4-20,0 kW
PRO VYTÁPĚNÍ, PRO OHŘEV TV AŽ 24,0 kW
S PRŮTOKOVÝM OHŘEVEM TEPLÉ VODY
PLYN max. 2,61 m³/h - ELEKTRO 230V, 85W
KOAXIÁLNÍ ODKOURENÍ PRŮMĚR 125/80 mm




ZÁKAZNÍK


TENTO PROJEKT JE CHRÁNĚN AUTORSKÝM ZÁKONEM, MÝŠLENKY V NĚM OBSAŽENÉ NELZE POUŽÍT BEZ SOUHLASU AUTORA			
Vypracoval	LUDVÍK ŽIDEK, IČO 16602510		
Zodpovědný projektant	ING.ARCH. MICHAL GIACINTOV, ČKA 02428		
Místo stavby	LITOVEL, č.p. 769, p.č. 123		A.T.E.L.I.E.R. s.r.o. osobní telefonní číslo 004 2048 tel / fax: +420 222 246 111 / +420 222 238 238
Investor	RADIM PAVELKA, NEDVĚZI, V POLICH 131/6		
Název akce	STAVEBNÍ ÚPRAVY BYTOVÉHO DOMU LITOVEL č.p. 769 - "LANGŮV DŮM" - I. ETAPA		Datum Zak.číslo Formát
Část	d.1.4.c - ZAŘÍZENÍ PRO VYTÁPĚNÍ STAVEB		A2 D.S.P.
Název výkresu	PŮDORYS 1. NP		Měřítko 1 : 75
			Číslo výkresu d.1.4.c - 01

STAVEBNÍ ÚPRAVY BYTOVÉHO DOMU – LITOVEL – ”LANGŮV DŮM” – I. ETAPA

PŮDORYS 2.NP MĚŘÍTKO | 1:75

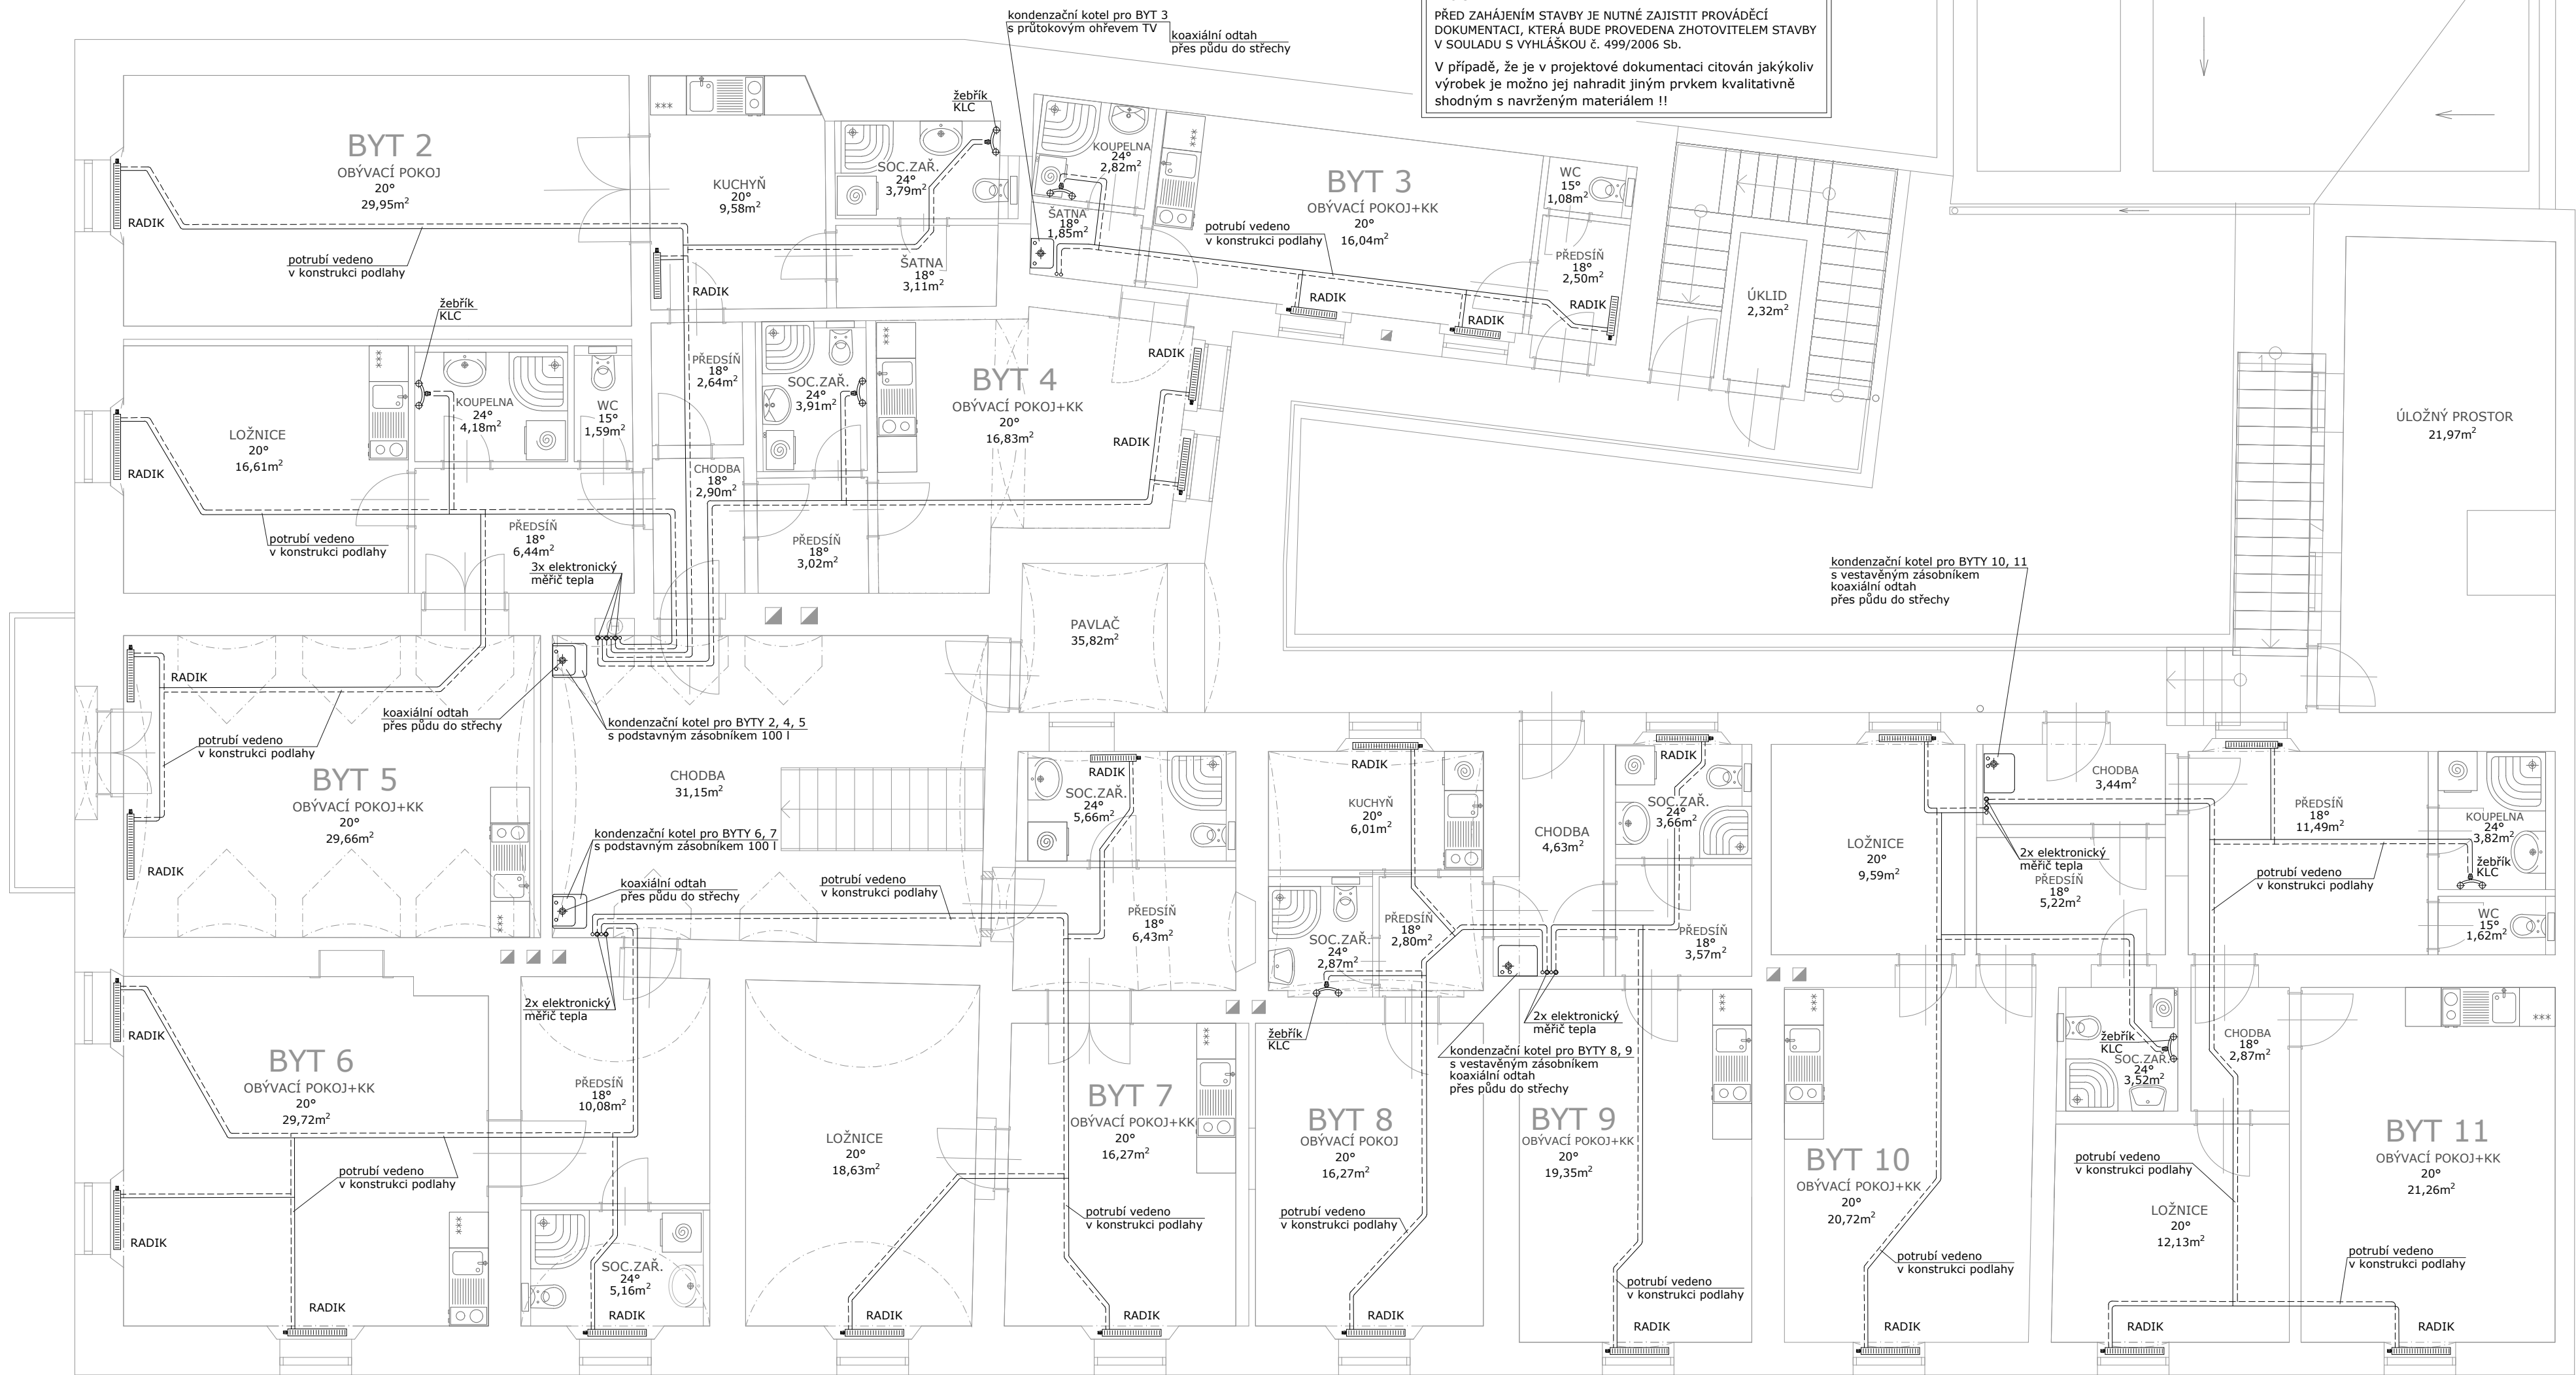

POZNÁMKA :
PROJEKTOVÁ DOKUMENTACE ZPRACOVANÁ V ROZSAHU PRO PRO STAVEBNÍ ŘÍZENÍ
PŘED ZAHÁJENÍM STAVBY JE NUTNÉ ZAJISTIT PROVÁDĚCÍ DOKUMENTACI, KTERÁ BUDE PROVEDENA ZHOTOVITELEM STAVBY V SOULADU S VYHLÁŠKOU č. 499/2006 Sb.
V případě, že je v projektové dokumentaci citován jakýkoliv výrobek je možno jej nahradit jiným prvkem kvalitativně shodným s navrženým materiálem !!

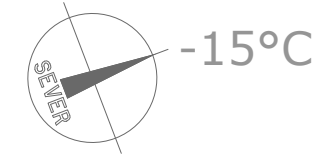

BYT 2	
Název	Plocha [m²]
PŘEDSÍŇ	2,64
KUCHYŇ	9,58
ŠATNA	3,11
SOC.ZAŘ.	3,79
OBÝVACÍ POKOJ	29,95

Celková plocha [m²]: 49,06

BYT 7	
Název	Plocha [m²]
PŘEDSÍŇ	6,43
SOC.ZAŘ.	5,66
OBÝVACÍ POKOJ + KK	16,27
LOŽNICE	18,63

Celková plocha [m²]: 46,99

BYT 3	
Název	Plocha [m²]
PŘEDSÍŇ	2,5
WC	1,08
OBÝVACÍ POKOJ + KK	16,04
ŠATNA	1,85
KOUPELNA	2,82

Celková plocha [m²]: 24,29

BYT 8	
Název	Plocha [m²]
PŘEDSÍŇ	2,8
KUCHYŇ	6,01
SOC.ZAŘ.	2,87
OBÝVACÍ POKOJ	16,27

Celková plocha [m²]: 27,96

BYT 4	
Název	Plocha [m²]
PŘEDSÍŇ	3,02
SOC.ZAŘ.	3,91
OBÝVACÍ POKOJ + KK	16,83

Celková plocha [m²]: 23,76

BYT 9	
Název	Plocha [m²]
PŘEDSÍŇ	3,57
SOC.ZAŘ.	3,66
OBÝVACÍ POKOJ + KK	19,35

Celková plocha [m²]: 26,58

BYT 5	
Název	Plocha [m²]
PŘEDSÍŇ	6,44
WC	1,59
KOUPELNA	4,18
LOŽNICE	16,61
OBÝVACÍ POKOJ + KK	29,66

Celková plocha [m²]: 58,48

BYT 10	
Název	Plocha [m²]
PŘEDSÍŇ	5,22
SOC.ZAŘ.	3,52
LOŽNICE	9,59
OBÝVACÍ POKOJ + KK	20,72

Celková plocha [m²]: 39,05

BYT 6	
Název	Plocha [m²]
PŘEDSÍŇ	10,08
SOC.ZAŘ.	5,16
OBÝVACÍ POKOJ + KK	29,72

Celková plocha [m²]: 44,96

BYT 11	
Název	Plocha [m²]
PŘEDSÍŇ	11,49
KOUPELNA	3,82
WC	1,62
CHODBA	2,87
LOŽNICE	12,13
OBÝVACÍ POKOJ + KK	21,26

Celková plocha [m²]: 53,19

BYT 2+4+5

SESTAVA ZÁVĚSNÉHO KONDENZAČNÍHO KOTLE
BAXI LUNA PLATINIUM+ TYP 1.18GA, VÝKON 2,1-17,4 kW
S NEPŘÍMO VYTÁPĚNÝM ZÁSOBNÍKOVÝM OHŘÍVAČEM
TEPLÉ VODY O OBJEMU 100 LITRŮ
PLYN max. 1,84 m³/h - ELEKTRO 230V, 83W
KOAXIÁLNÍ ODKOURENÍ PRŮMĚR 125/80 mm

BYT 3

ZÁVĚSNÝ PLYNOVÝ KONDENZAČNÍ KOTEL
BAXI LUNA DUO-TEC E 24, VÝKON 3,4-20,0 kW
PRO VYTÁPĚNÍ, PRO OHŘEV TV AŽ 24,0 kW
S PRŮTOKOVÝM OHŘEVEM TEPLÉ VODY
PLYN max. 2,61 m³/h - ELEKTRO 230V, 85W
KOAXIÁLNÍ ODKOURENÍ PRŮMĚR 125/80 mm

BYT 8+9

ZÁVĚSNÝ PLYNOVÝ KONDENZAČNÍ KOTEL
BAXI NUVOVA PLATINIUM+ TYP 24GA, VÝKON 2,5-16,5 kW
PRO VYTÁPĚNÍ, PRO OHŘEV TV AŽ 24,7 kW
S VESTAVĚNÝM NEREZOVÝM ZÁSOBNÍKEM TEPLÉ VODY
O OBJEMU 40 LITRŮ
PLYN max. 2,61 m³/h - ELEKTRO 230V, 91W
KOAXIÁLNÍ ODKOURENÍ PRŮMĚR 125/80 mm

BYT 6+7

SESTAVA ZÁVĚSNÉHO KONDENZAČNÍHO KOTLE
BAXI LUNA PLATINIUM+ TYP 1.18GA, VÝKON 2,1-17,4 kW
S NEPŘÍMO VYTÁPĚNÝM ZÁSOBNÍKOVÝM OHŘÍVAČEM
TEPLÉ VODY O OBJEMU 100 LITRŮ
PLYN max. 1,84 m³/h - ELEKTRO 230V, 83W
KOAXIÁLNÍ ODKOURENÍ PRŮMĚR 125/80 mm

 
BYT 10+11

ZÁVĚSNÝ PLYNOVÝ KONDENZAČNÍ KOTEL
BAXI NUVOVA PLATINIUM+ TYP 24GA, VÝKON 2,5-16,5 kW
PRO VYTÁPĚNÍ, PRO OHŘEV TV AŽ 24,7 kW
S VESTAVĚNÝM NEREZOVÝM ZÁSOBNÍKEM TEPLÉ VODY
O OBJEMU 40 LITRŮ
PLYN max. 2,61 m³/h - ELEKTRO 230V, 91W
KOAXIÁLNÍ ODKOURENÍ PRŮMĚR 125/80 mm

POZNÁMKA :

Před započítáním jakýchkoliv prací je nutno ověřit u kominické firmy, že do stávajícího komínového průřechu lze instalovat koaxiální potrubí pro přívod spalovacího vzduchu a odvod spalin maximálního průměru 125/80 mm

TENTO PROJEKT JE CHRÁNĚN AUTORSKÝM ZÁKONEM, MÝŠLENKY V NĚM OBSAŽENÉ NELZE POUŽÍT BEZ SOUHLASU AUTORA

Vypracoval	LUDVIK ŽIDEK, IČO 16602510	
Zodpovědný projektant	ING.ARCH. MICHAL GIACINTOV, ČKA 02428	
Místo stavby	LITOVEL, č.p. 769, p.č. 123	A.T.E.L.I.E.R. s.r.o. Ing. arch. MICHAL GIACINTOV OŠEVSKOVA 1 772 00 tel / fax / mob 221 285, mobil 608 223 285
Investor	RADIM PAVELKA, NEDVĚZI, V POLICH 131/6	
Název akce	STAVEBNÍ ÚPRAVY BYTOVÉHO DOMU LITOVEL č.p. 769 - "LANGŮV DŮM" - I. ETAPA	Datum Zak.číslo Formát
Část	d.1.4.c - ZAŘÍZENÍ PRO VYTÁPĚNÍ STAVEB	PROSINEC 2023 A2
Název výkresu	PŮDORYS 2. NP	Měřítko Číslo výkresu
		1 : 75 d.1.4.c - 02